


PLANTA BAIXA  
 ESCALA 1:200

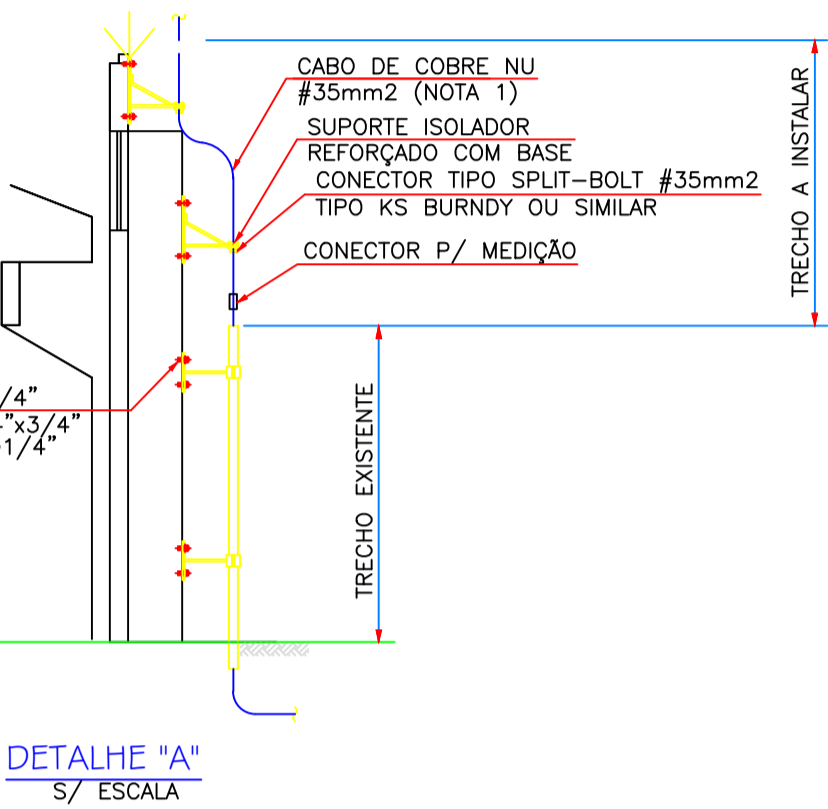

- LEGENDA
- TERMINAL AEREO FIXADO EM CONCRETO
  - ⊗ TERMINAL AEREO FIXADO EM TELHA
  - CABO DE COBRE NU #70mm<sup>2</sup>
  - CABO DE COBRE NU #35mm<sup>2</sup>
  - CONEÇÃO MECÂNICA
  - DESGIDE DO CABO TERRA
  - SUPORTE TIPO ISOLADOR FIXADO EM CONCRETO
  - SUPORTE TIPO ISOLADOR FIXADO EM TELHA
  - ⊕ ANTENA PARA RÁDIO
  - ⊕ ANTENA UHF
  - ⊕ ANTENA CORPORATIVA
  - ⊕ CAIXA DE INSPEÇÃO
  - ⊕ ISOLADOR DE PAREDE
  - ⊕ SUPORTE TIPO ISOLADOR FIXADO EM TELHA
  - Caixa de Inspeção

<b>EDILENO FERREIRA</b>	PROJETO DE ATERRAMENTO E SPDA	
	PLANILHA DE COORDENAÇÃO	1/0011
	PREFEITURA MUNICIPAL DE VALINHOS (CASA QUE TEMPERA O DOCE) LOCAL: R. P. F. S. Nº 100 - JARDIM SÃO CARLOS - VALINHOS - SP	01/2011
	EDILENO FERREIRA (C.R. Nº 12.120/08 - 12.120/08) INGENHEIRO ELETRICISTA - CREA Nº 12.120/08 - 12.120/08	01/2011